


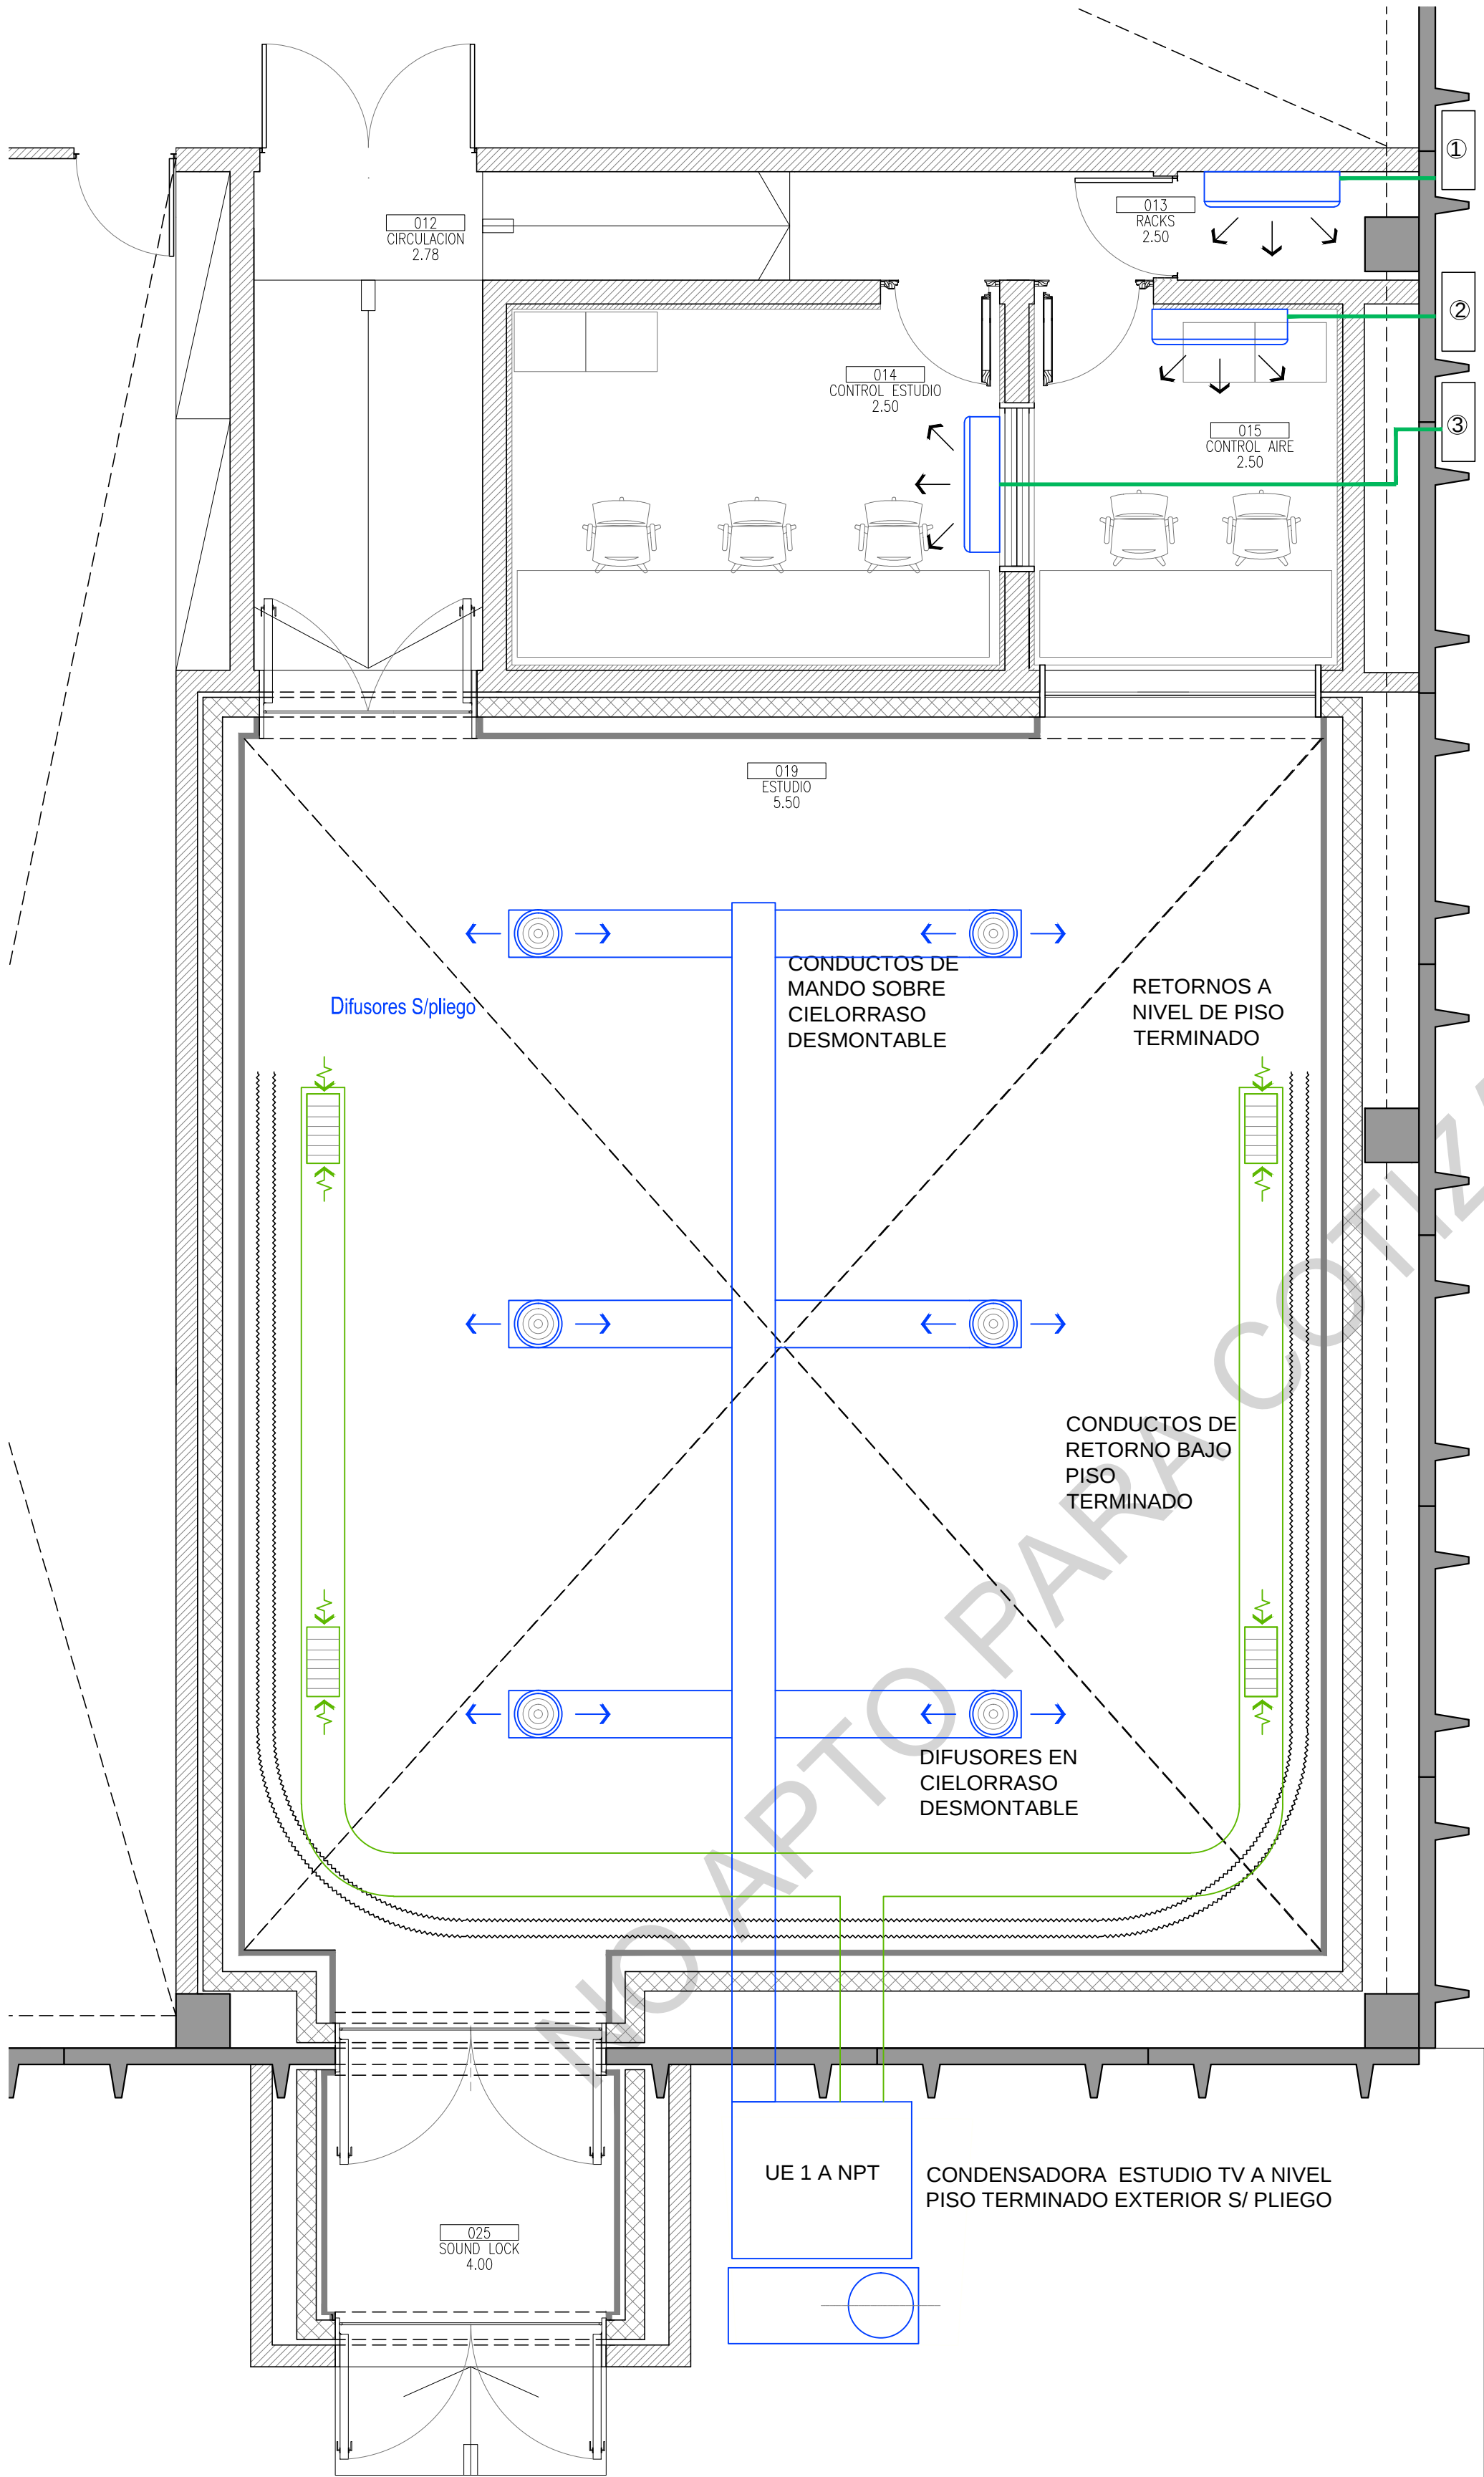

- ① CONDENSADORA
SPLIT FRIO
SOLO
- ② CONDENSADORA
SPLIT FRIO /
CALOR
- ③ CONDENSADORA
SPLIT FRIO /
CALOR

Difusores S/pliego

CONDUCTOS DE
MANDO SOBRE
CIELORRASO
DESMONTABLE

RETORNOS A
NIVEL DE PISO
TERMINADO

CONDUCTOS DE
RETORNO BAJO
PISO
TERMINADO

DIFUSORES EN
CIELORRASO
DESMONTABLE


UE 1 A NPT

CONDENSADORA ESTUDIO TV A NIVEL
PISO TERMINADO EXTERIOR S/ PLIEGO

REFERENCIAS

018 CIRCULACION 2.80	— NUMERO DEL LOCAL — DESTINO DEL LOCAL — ALTURA CIELORRASO DEL LOCAL
	EQUIPO SPLIT S/ PLIEGO
	DIFUSOR EN CIELORRASO S/ PLIEGO
	REJILLA DE RETORNO EN CIELORRASO S/ PLIEGO
	REJILLA DE RETORNO EN PISO S/ PLIEGO

SECTOR

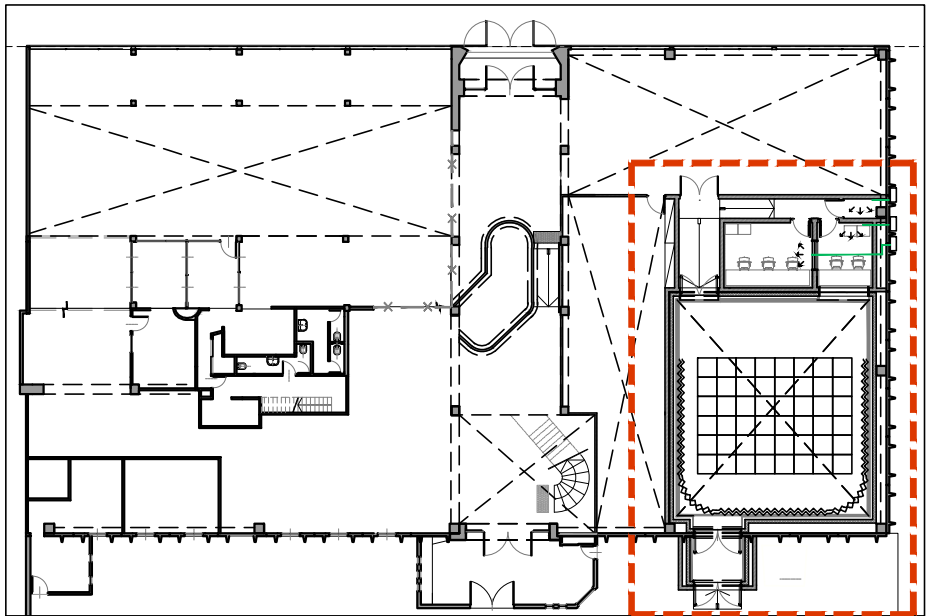

NOTA: LA CONTRATISTA VERIFICARA
DIMENSIONES DE CONDUCTOS, TIPO DE
DIFUSORES; POTENCIA DE EQUIPOS SEGUN
BALANCE TERMICO.



UNIVERSIDAD NACIONAL DE LANUS SEDE REMEDIOS DE ESCALADA	
DIRECCION DE PLANIFICACION FISICA	
REST. EDIFICIO AV. H. YRIGOYEN SECTOR ESTUDIO TV. INSTALACION TERMOMECANICA PLANTA BAJA	Nro PLANO: IT-01 NOMBRE ARCHIVO: MGF-E1-IT-PB ESCALA: 1:75
MODIFICACIONES	
FECHA	DP
F2	11-06-14
F3	
F4	
F5	