



UNIVERSIDAD NACIONAL DE LANÚS

SEDE REMEDIOS DE ESCALADA


PROGRAMA DE INFRAESTRUCTURA UNIVERSITARIA

DIRECCIÓN DE PLANIFICACIÓN FÍSICA



BANCO DE DESARROLLO DE AMÉRICA LATINA

REFERENCIAS:

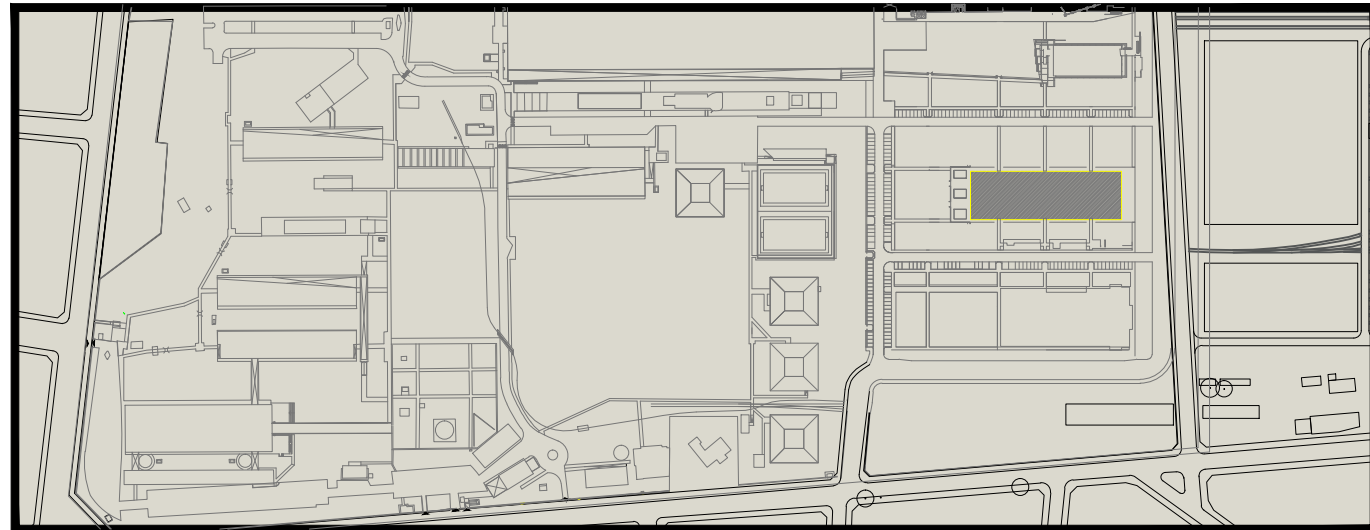

EDIFICIO ESCUELA FERROVIARIA.
JUÁN JOSÉ VALLE

SANITARIA - PLANTA BAJA

VERSIÓN: OBSERVACIONES:

NACIONAL DE LANÚS

UN La.

DESIGNACIÓN:
JJV-ISI-01

ESCALA:
1:125

FECHA:
31/01/2014

ARCHIVO:
32-jjv-isi-01.dwg