


PLANTA BAJA

ESCALA GRÁFICA
0 1.0 2.5 5.0 10.0

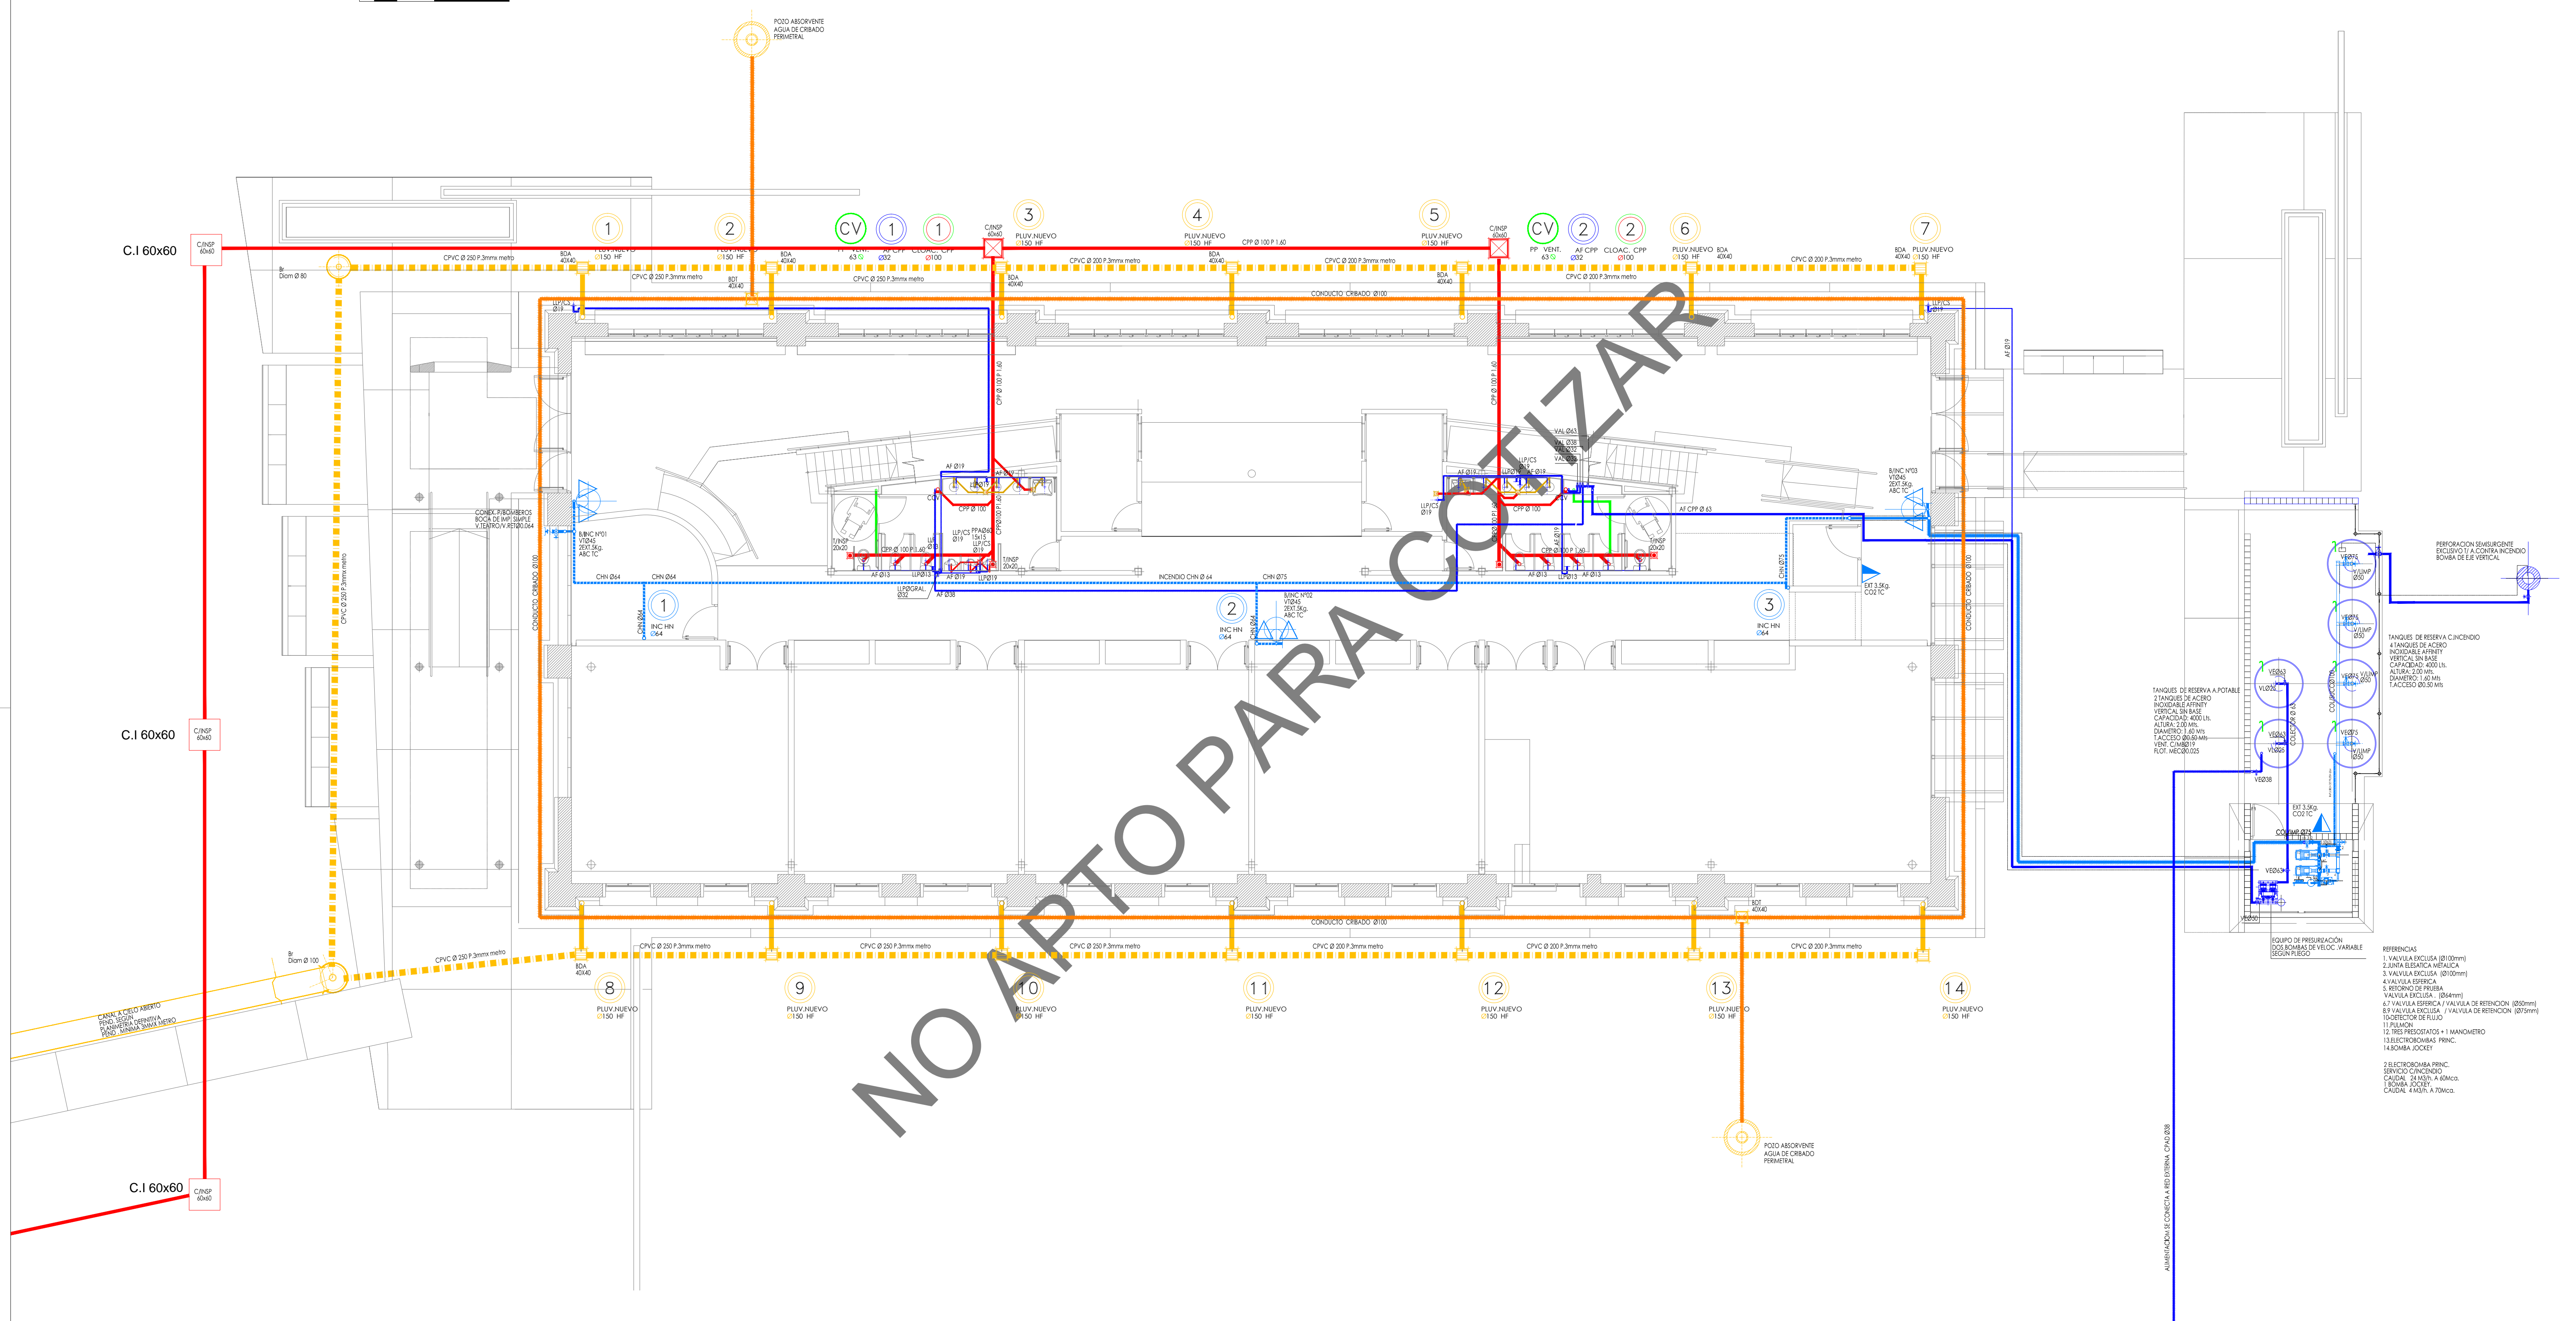

PROGRAMA NACIONAL DE INFRAESTRUCTURA
UNIVERSITARIA
PRESTAMO CAF N° 6570
UNIVERSIDAD NACIONAL DE LANUS



DIRECCIÓN DE PLANIFICACIÓN FÍSICA



EDIFICIO ESCUELA JUDICIAL
MANUEL DORREGO

SANITARIAS e INCENDIO PB

VERSIÓN:

OBSERVACIONES:



DESIGNACIÓN:

MDO - ISI - 01

ESCALA:
1:100

FECHA:
10-09-2014

ARCHIVO:
27-mdo-isi-01.dwg